




配管貫通箇所

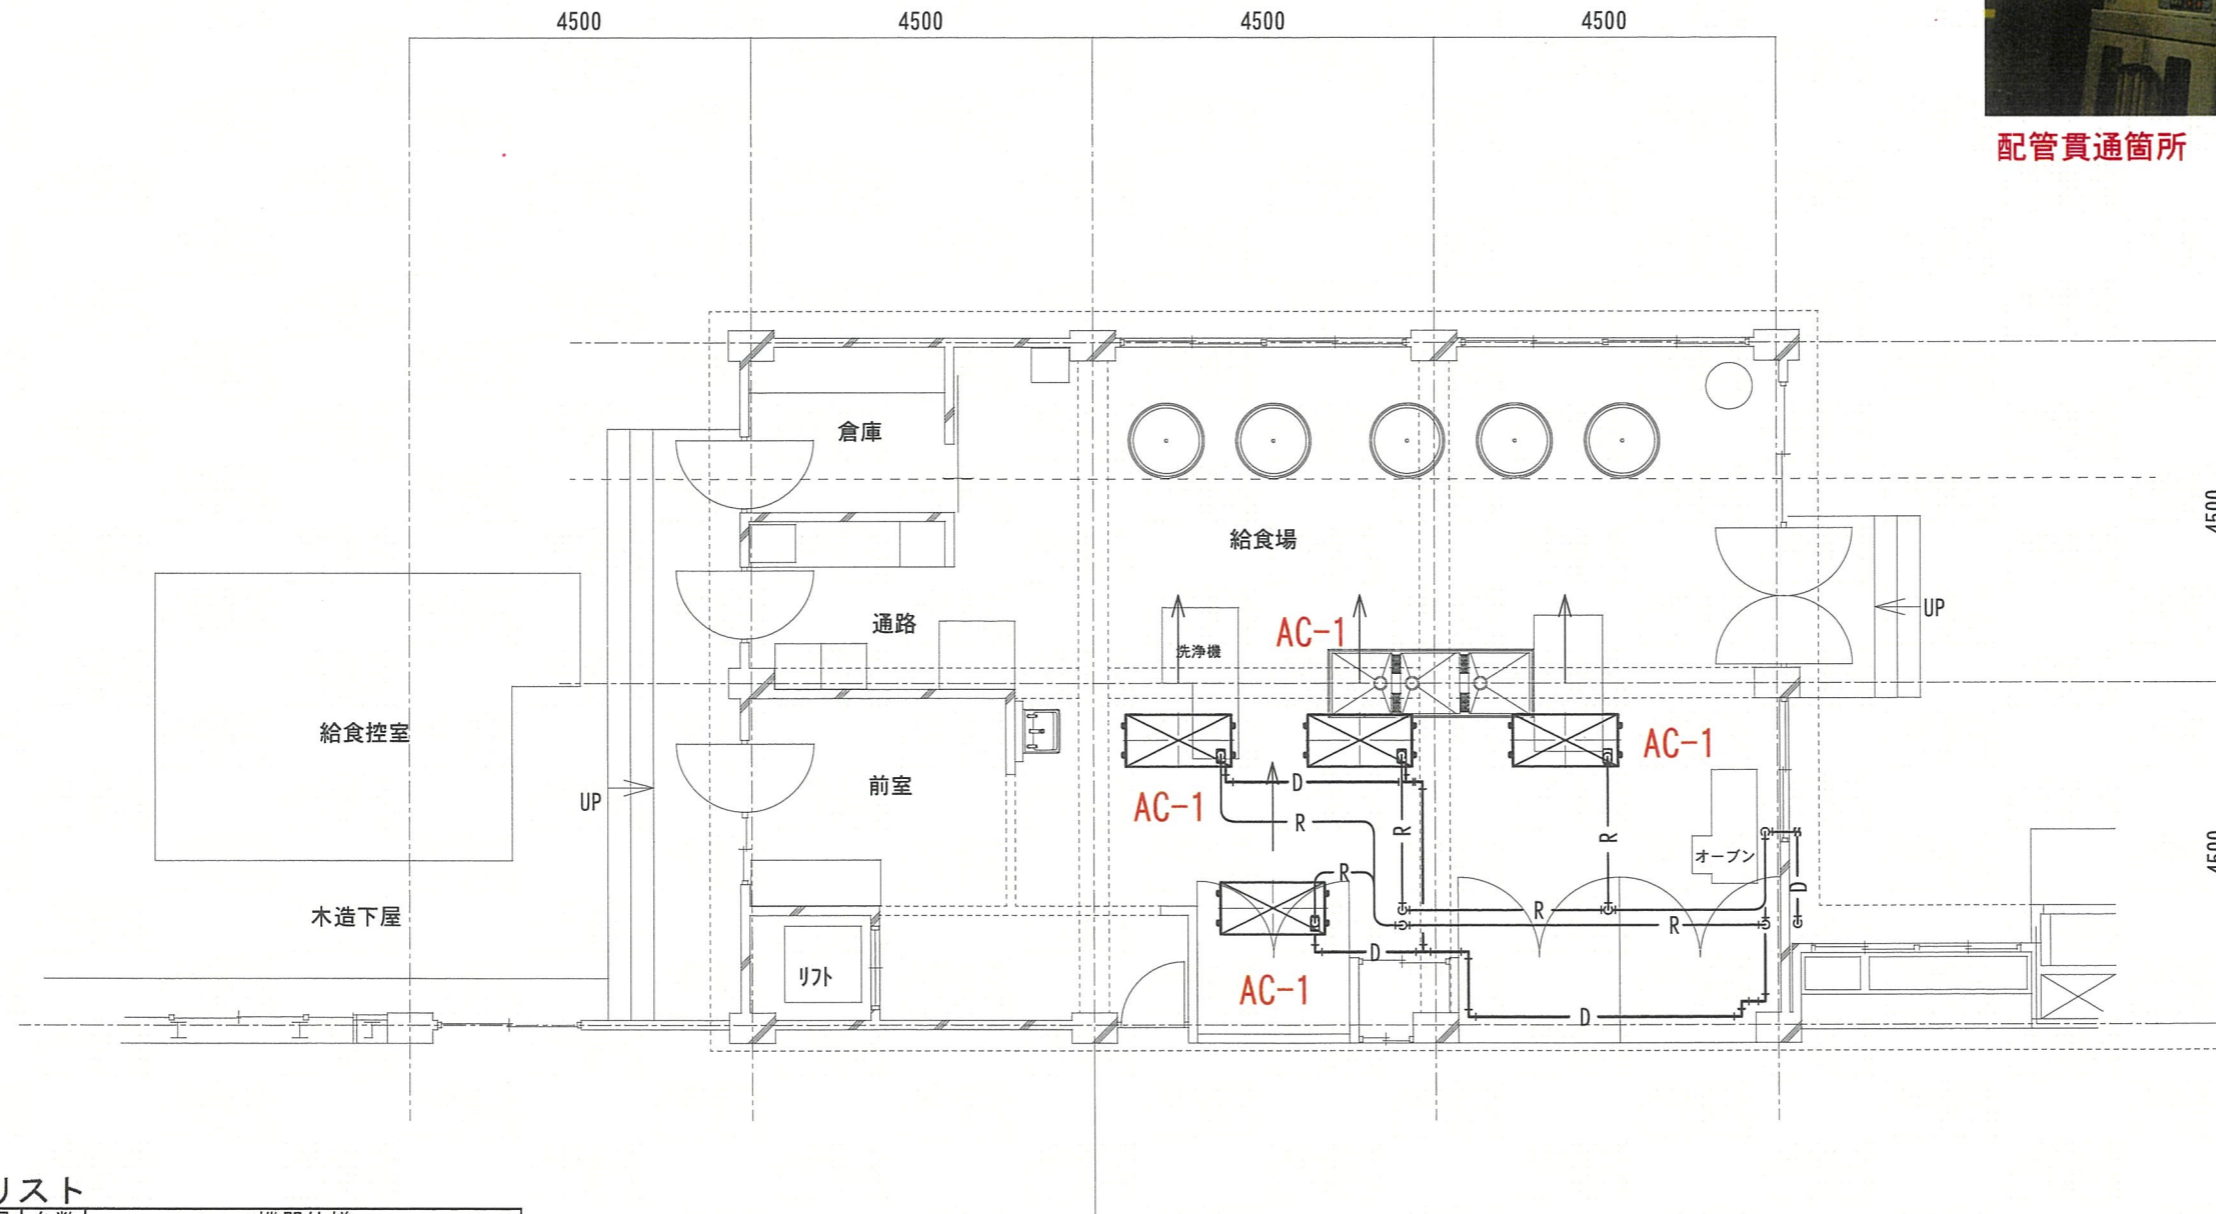

機器リスト

機器番号	台数	機器仕様
AC-1	2	厨房用エアコン 天吊露出形 ツイン同時運転形 冷房能力 : 25.0kW 暖房能力 : 28.0kW 消費電力 : 3φ200V 12.1kW 付属品 : 屋外機風向版

工事内容
天井：フレキシブルボードt6撤去*・新設 (空調機廻り及び配管ルート)
天井点検口の設置
配管貫通箇所の改修

※アスベスト含有 レベル3として法令に従い処分する



記 事	訂正	工事名	足立区立青井小学校ほか89校 給食調理室冷暖房機設置工事等基本設計	縮尺	1/100	承認	製図
		図面名	給食室 詳細図		弘道小学校		図面番号 M-02

【凡例】	
記号	名称
	動力配電盤(受変電設備)
	手元開閉器 防水型
	防水ケーブル 防水型
	空調室外機(機械設備工事)
	接地工事 ELB種
	既設手元開閉器

※破線は既設品を示す。

【注記】		
記号	名称	保護管
	EM-CET14	(G28)
	EM-CET22	(メネジケーブル-14)
	EM-CET22	(FEP50)
	EM-IES.5	(VE16)
	区画貫通処理	


※壁面にAST(VE16)が含まれている可能性があるため、工法は法令に則った処理を行うこと。

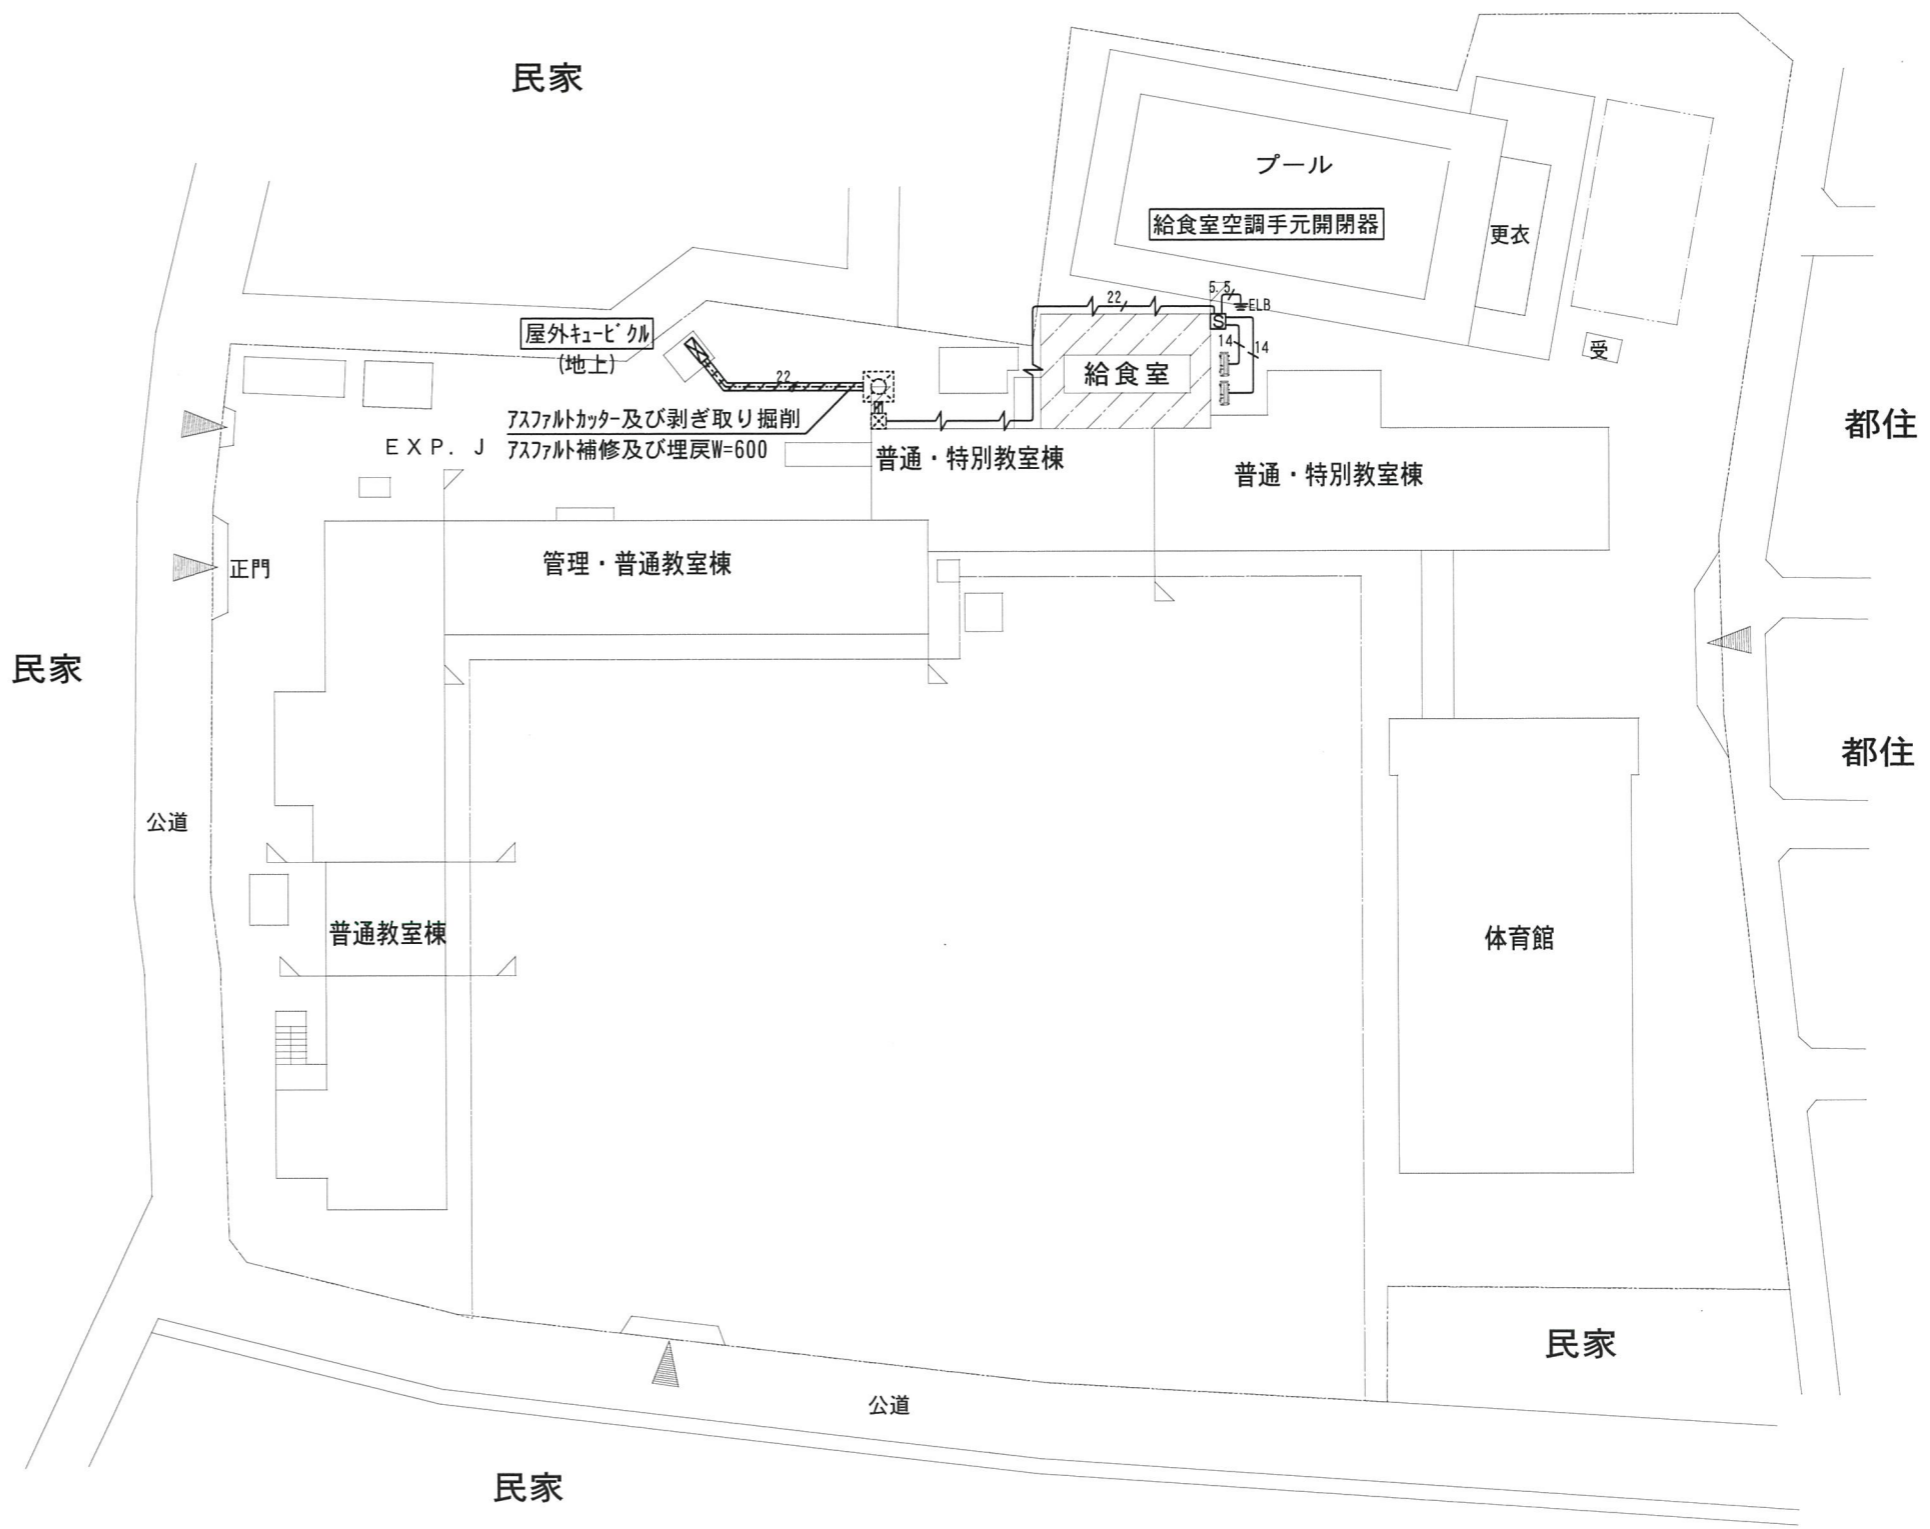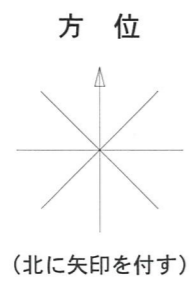

記		訂正	工事名	足立区立青井小学校ほか89校 給食調理室冷暖房機設置工事等基本設計	縮尺	承認	製図
	事						

記号	名称
	既設蛍光灯 HF32W-2灯タイプ
	既設蛍光灯 HF32W-1灯タイプ
	既設蛍光灯 FL20W-2灯タイプ
	既設蛍光灯 FL20W-1灯タイプ
	定温式ｽｽﾞｯﾄ型感知器 露出型
	差動型ｽｽﾞｯﾄ型感知器 露出型
	ｶﾞｽ検知器(都市ｶﾞｽ用) 天井露出型
	埋込ﾌﾞﾗﾝｸﾞﾌﾞﾚｰﾄ(ﾌﾗﾐﾝｸﾞ-ｶﾞｽ検知器 ｶｯｽ付)
	ﾌﾞﾗﾝｸﾞﾌﾞﾚｰﾄ WPは防水型
	空調室内機(機械設備工事)

※破線は移設前を示す。
 ※機器移設後に機器の動作確認を行うこと。
 また、建築工事に差し支えない程度に仮設養生を見込むこと。

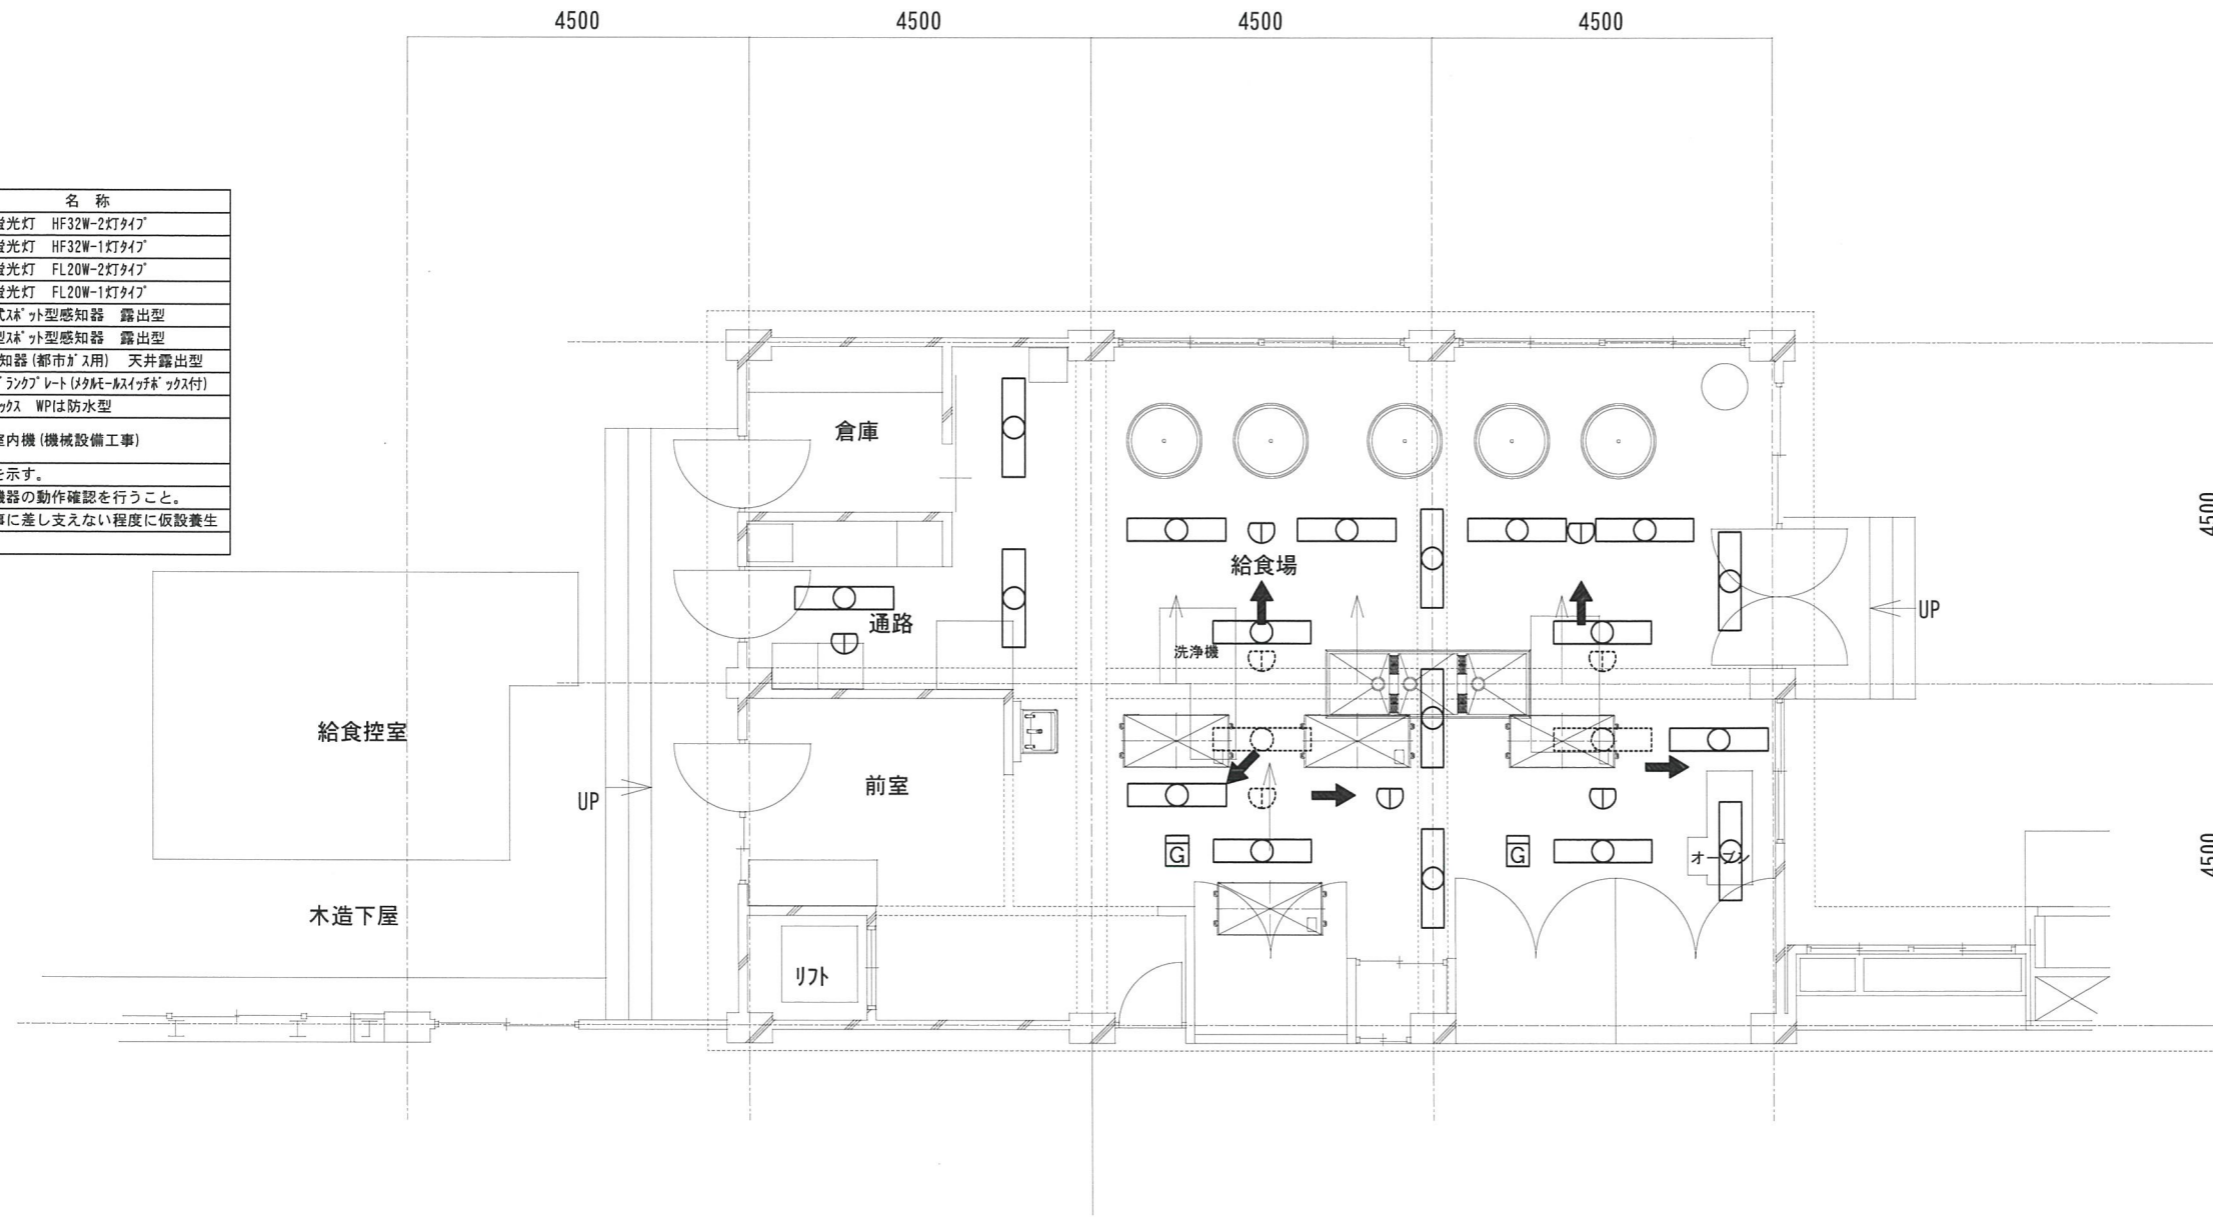

記 事		訂正	工事名	足立区立青井小学校ほか89校 給食調理室冷暖房機設置工事等基本設計	縮尺	承認	製図
			図面名	給食室 詳細図	1/100		図面番号 E-03
				弘道小学校			